




Типовая схема подключения МДУ-1 исп.3 к клапану дымоудаления, огнезадерживающему клапану

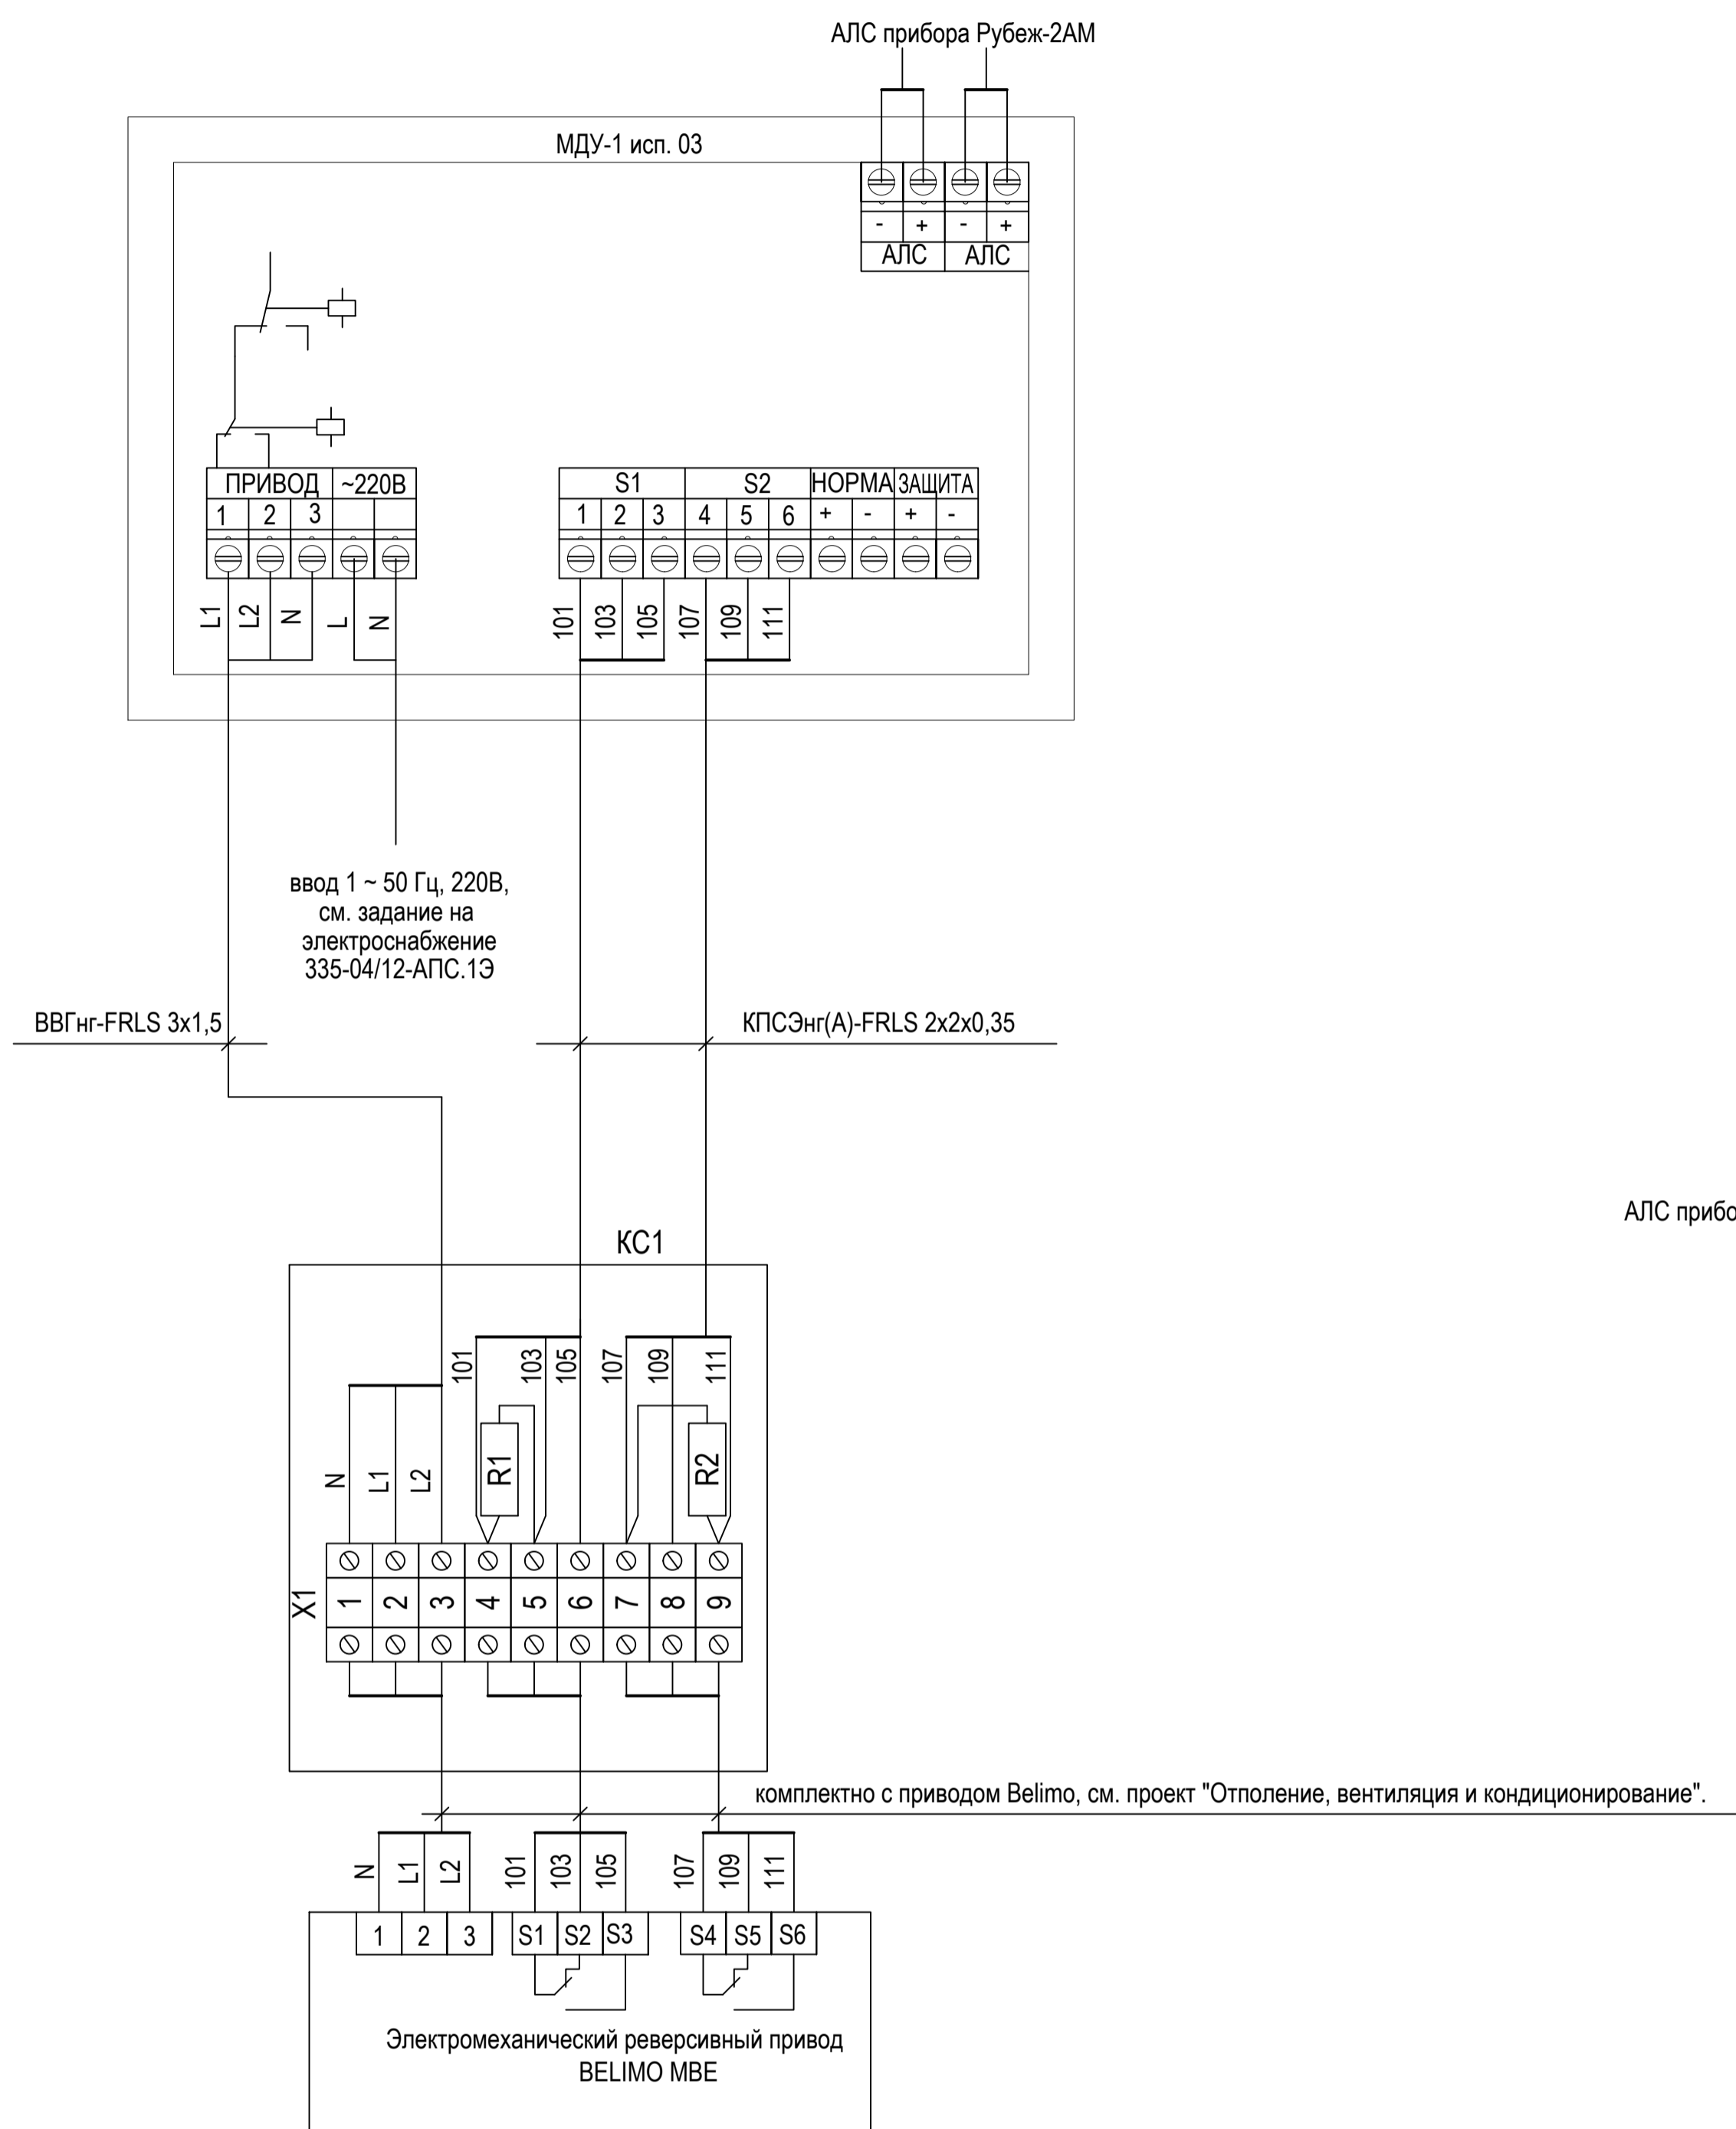


Типовая схема подключения оповещателя ОПОП 1 - 8

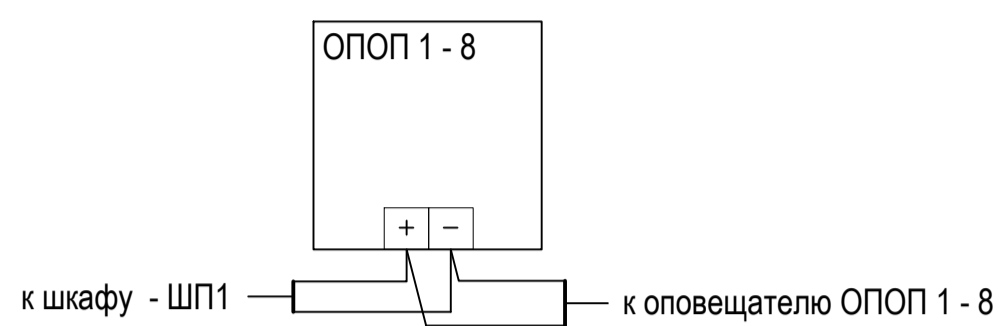

Типовая схема подключения оповещателя ОПОП 2 - 35

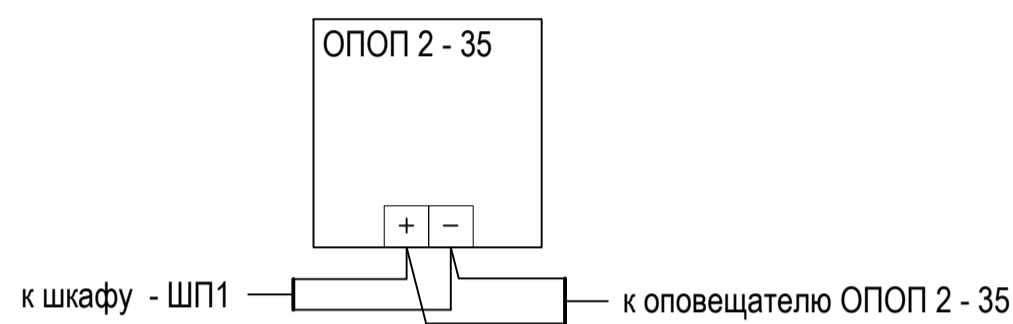


Типовая схема подключения релейного модуля РМ - 1

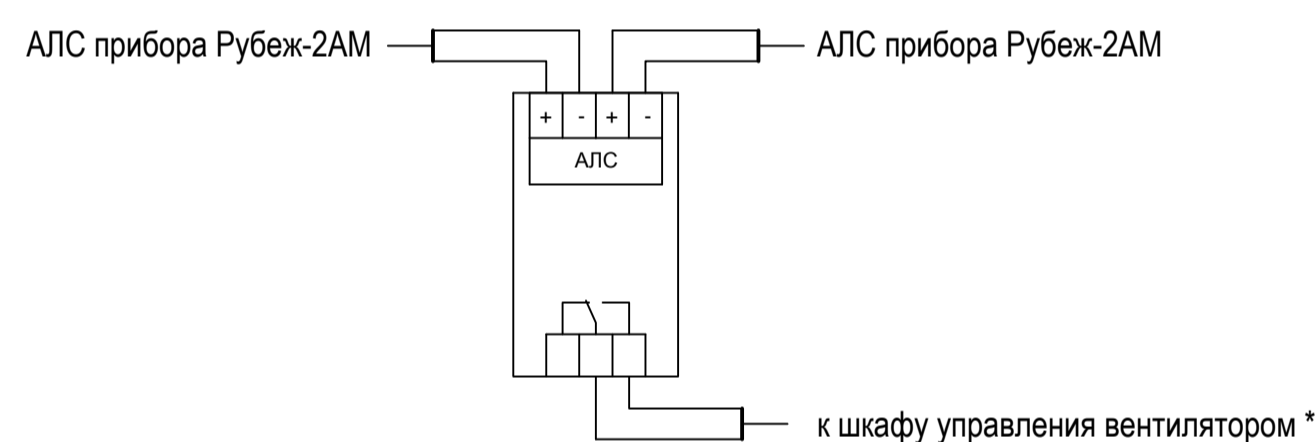


Поз. обозначение	Наименование	Кол.	Примечание
КС1	Коробка ответвительная с кабельными вводами, 100 x 100 x 50 мм (53800)	77	
X1	Клеммная колодка, 12 x 2,5 (43112NY)	77	


Типовая схема подключения извещателя ИП212-64 к АЛС

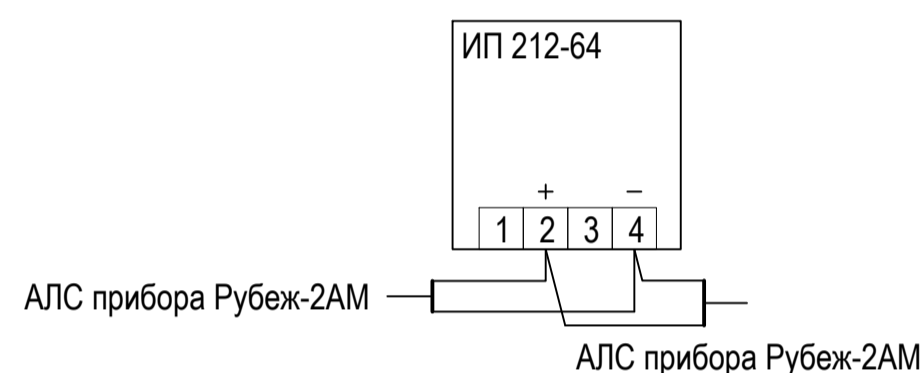

Типовая схема подключения теплового пожарного извещателя ИП 101-29А3R1 к АЛС

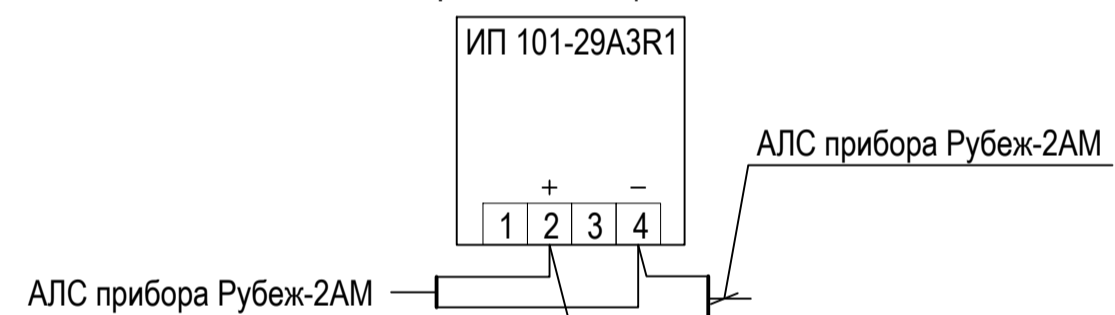

Типовая схема подключения извещателя ИПР 513-11 к АЛС

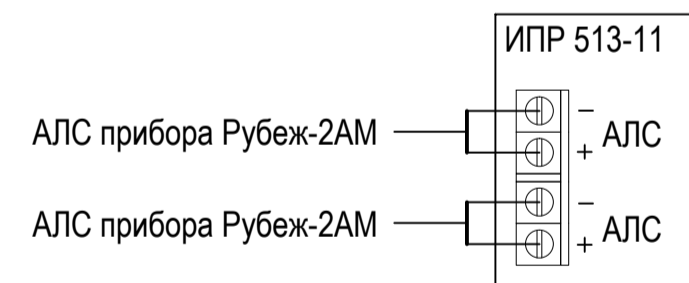

1. Резисторы R1 и R2 поставляются в комплекте с МДУ-1 исп. 3.
2. * - Схему подключения уточнить при монтаже.

Имя, И. подл. | Подпись и дата | Взам. инв. N

Изм.	Кол. ун.	Лист	Недоп.	Подпись	Дата	Многоэтажный жилой комплекс			
Разработал						Корпус А.5.	Стадия	Лист	Листов
Проверил							Р	8	
						Оборудование систем пожарной сигнализации и оповещения. Схема подключения.			