



Компоновочная схема

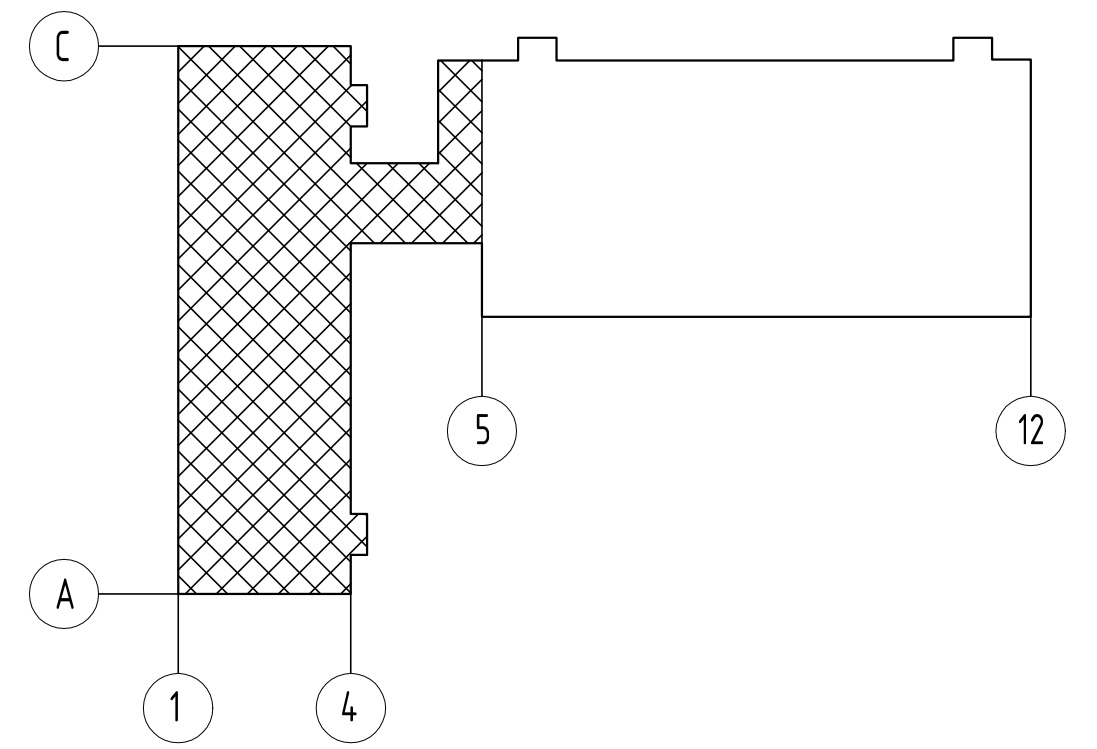

Экспликация помещений

Номер помещения	Наименование	Площадь, м <sup>2</sup>	Кат. помещения
1	Коридор	186,8	
2	Кабинет	18,5	
3	Лестничная клетка	25,2	
4	Выставочный зал	37,80	
5	Выставочный зал	37,80	
6	Выставочный зал	37,80	
7	Выставочный зал	113,90	
8	Выставочный зал	37,50	
9	Выставочный зал	37,8	
10	Шахта лифта	5,2	
11	Кабинет	30,41	
12	Кабинет	38,80	
13	Лестничная клетка	25,2	
14	Кабинет	19,10	
15	Санузел	4,9	
Итого:		655,4	

ИНВ. № подл. Подпись и дата. Взам. инв. №

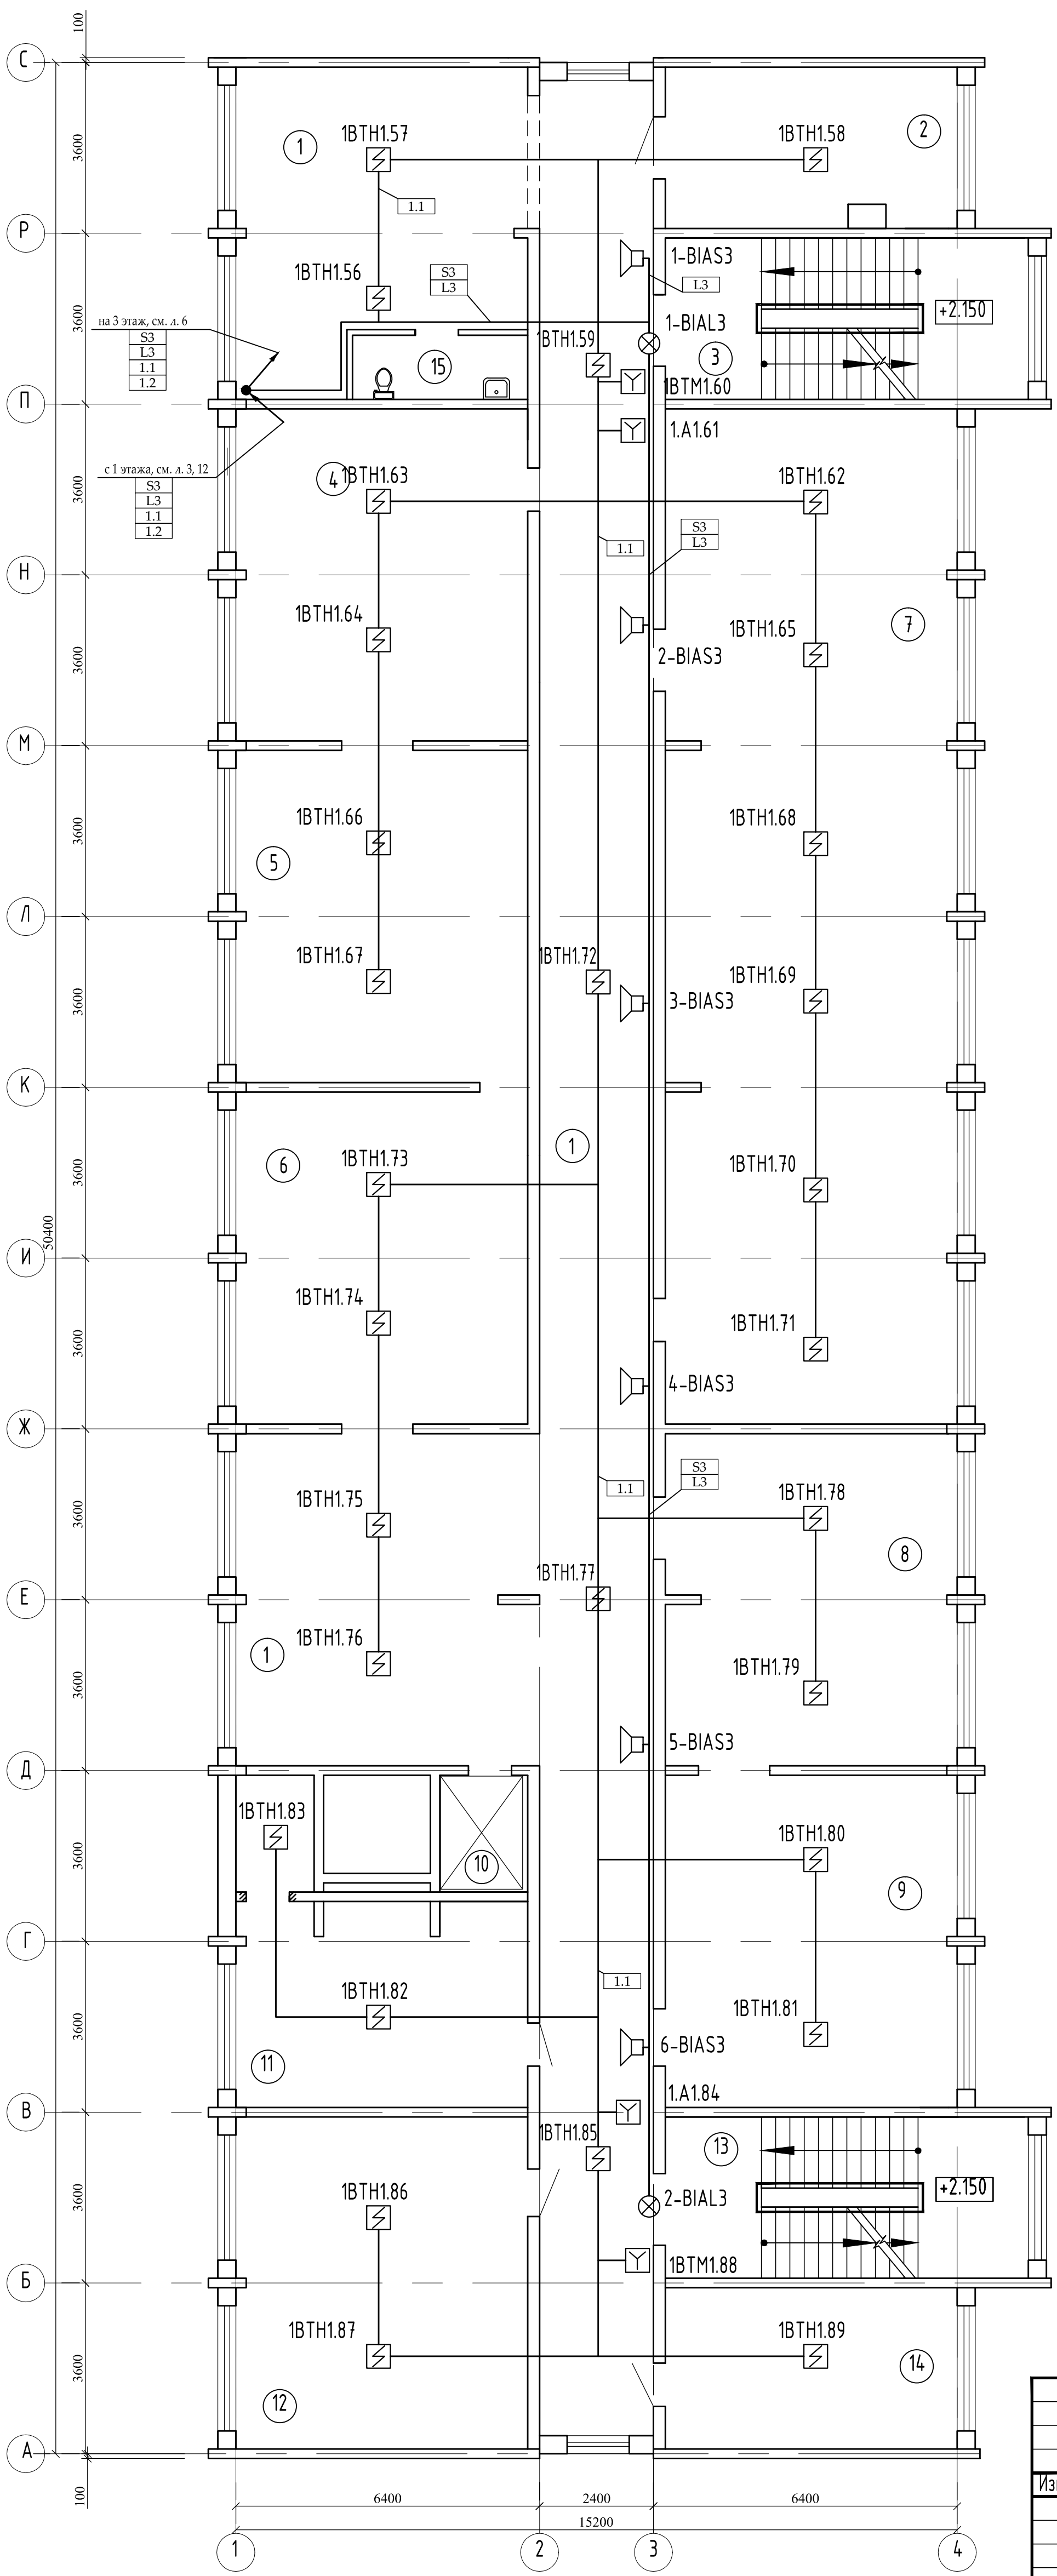

Изм.	Колуч.	Лист	№ док.	Подп.	Дата
Производственно-складское здание					
Система пожарной сигнализации и система оповещения. 2 этаж. План расположения оборудования.					
		Стадия	Лист	Листов	
		Р	5		