



Компоновочная схема

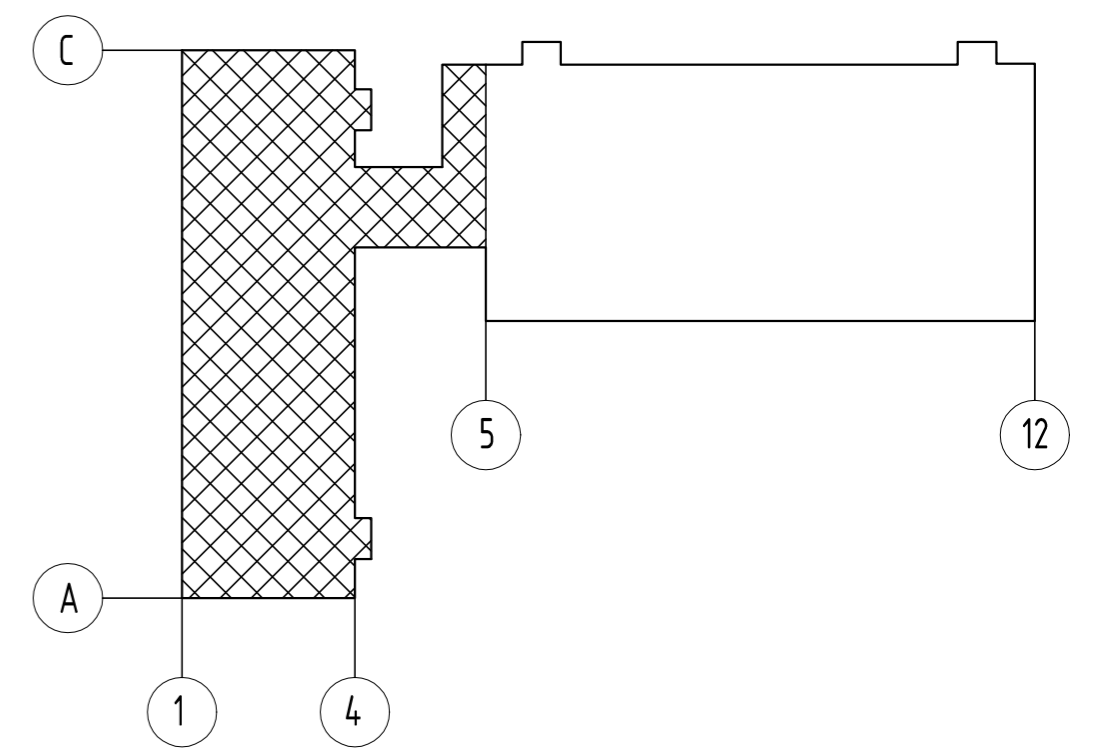

Экспликация помещений

Номер помещения	Наименование	Площадь, м <sup>2</sup>	Кат. помещения
1	Коридор	152,2	
2	Кабинет	18,8	
3	Санузел	4,9	
4	Выставочный зал	39,70	
5	Выставочный зал	39,70	
6	Выставочный зал	39,60	
7	Выставочный зал	39,60	
8	Выставочный зал	39,60	
9	Выставочный зал	39,70	
10	Выставочный зал	39,60	
11	Выставочный зал	39,60	
12	Шахта лифта	5,2	
13	Выставочный зал	39,80	
14	Кабинет	26,63	
15	Кабинет	39,40	
16	Лестничная клетка	25,60	
17	Кабинет	19,50	
18	Лестничная клетка	25,60	
Итого:		671,9	

ИНВ. № подл. Подпись и дата. Взам. инв. №

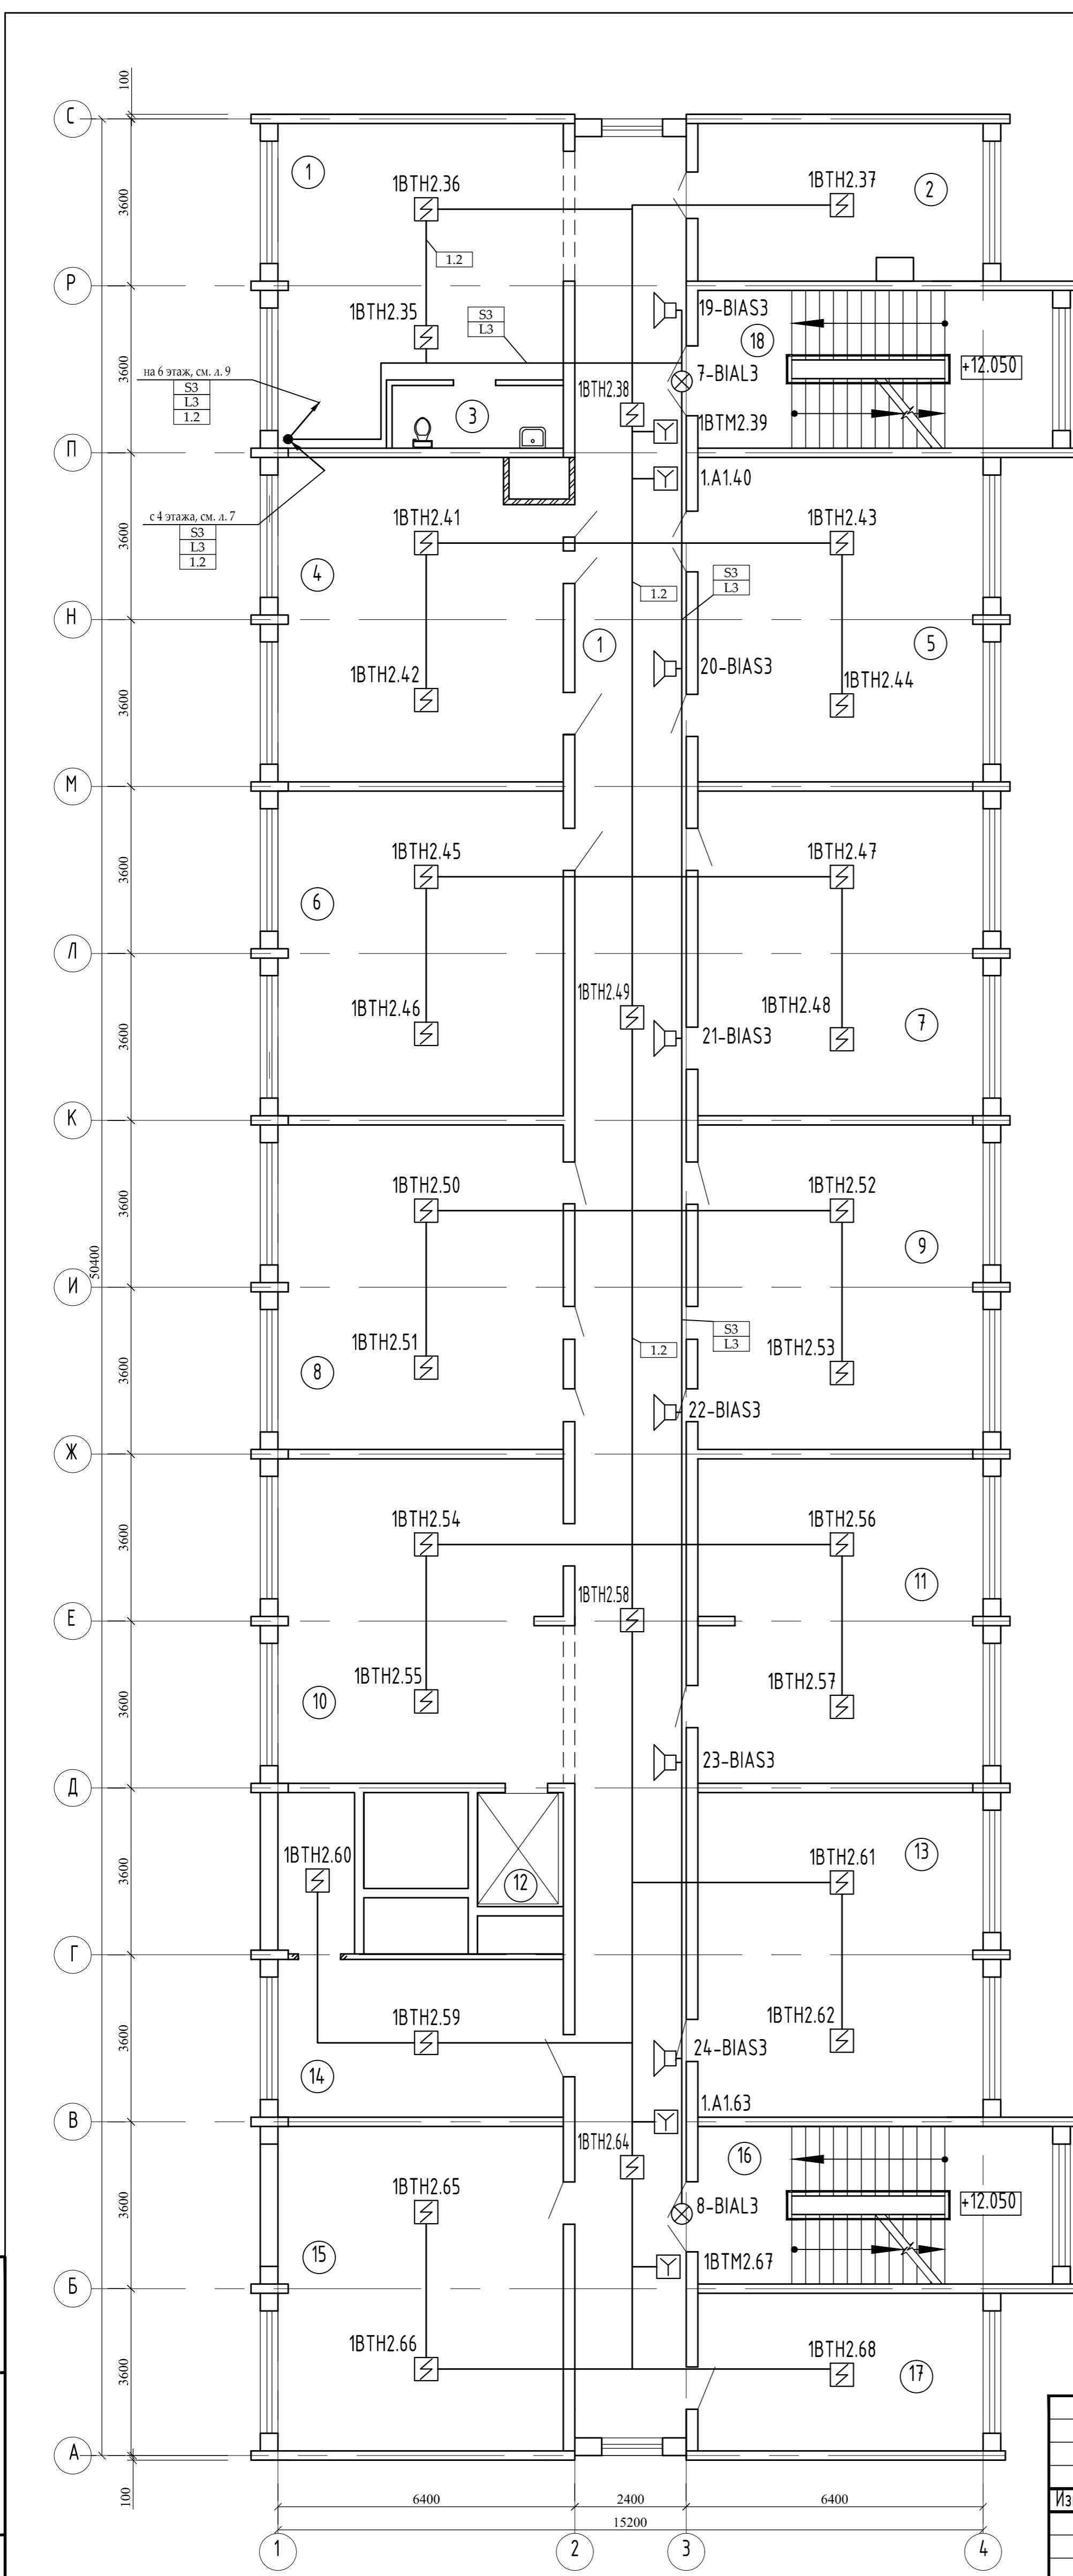

Изм.	Кол.ч.	Лист	№ док.	Подп.	Дата
Производственно-складское здание					
Система пожарной сигнализации и система оповещения. 5 этаж. План расположения оборудования.					
		Стадия	Лист	Листов	
		Р	8		