



Компоновочная схема

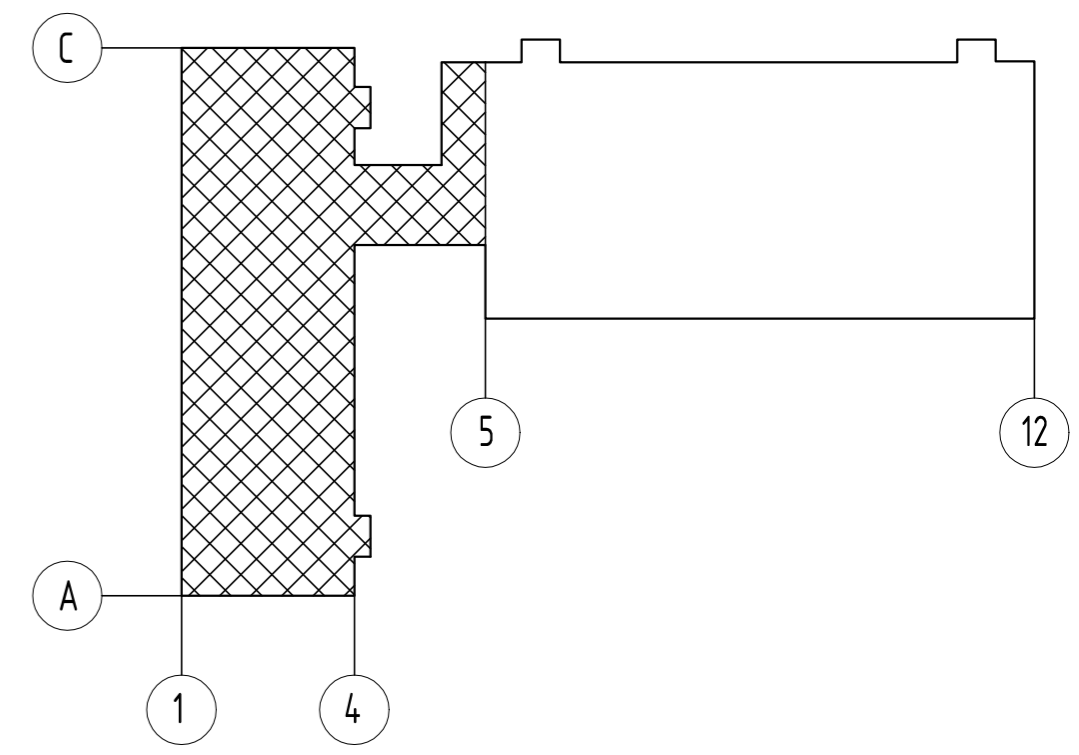

Экспликация помещений

Номер помещения	Наименование	Площадь, м ²	Кат. помещения
	Коридор	152,7	
2	Кабинет	18,9	
3	Санузел	4,9	
4	Лестничная клетка	25,60	
5	Кабинет	39,60	
6	Кабинет	80,20	
7	Кабинет	120,90	
8	Кабинет	39,50	
9	Кабинет	80,0	
10	Шахта лифта	5,2	
11	Кабинет	26,63	
12	Кабинет	39,80	
13	Лестничная клетка	25,60	
14	Кабинет	19,40	
	Итого:	675,7	

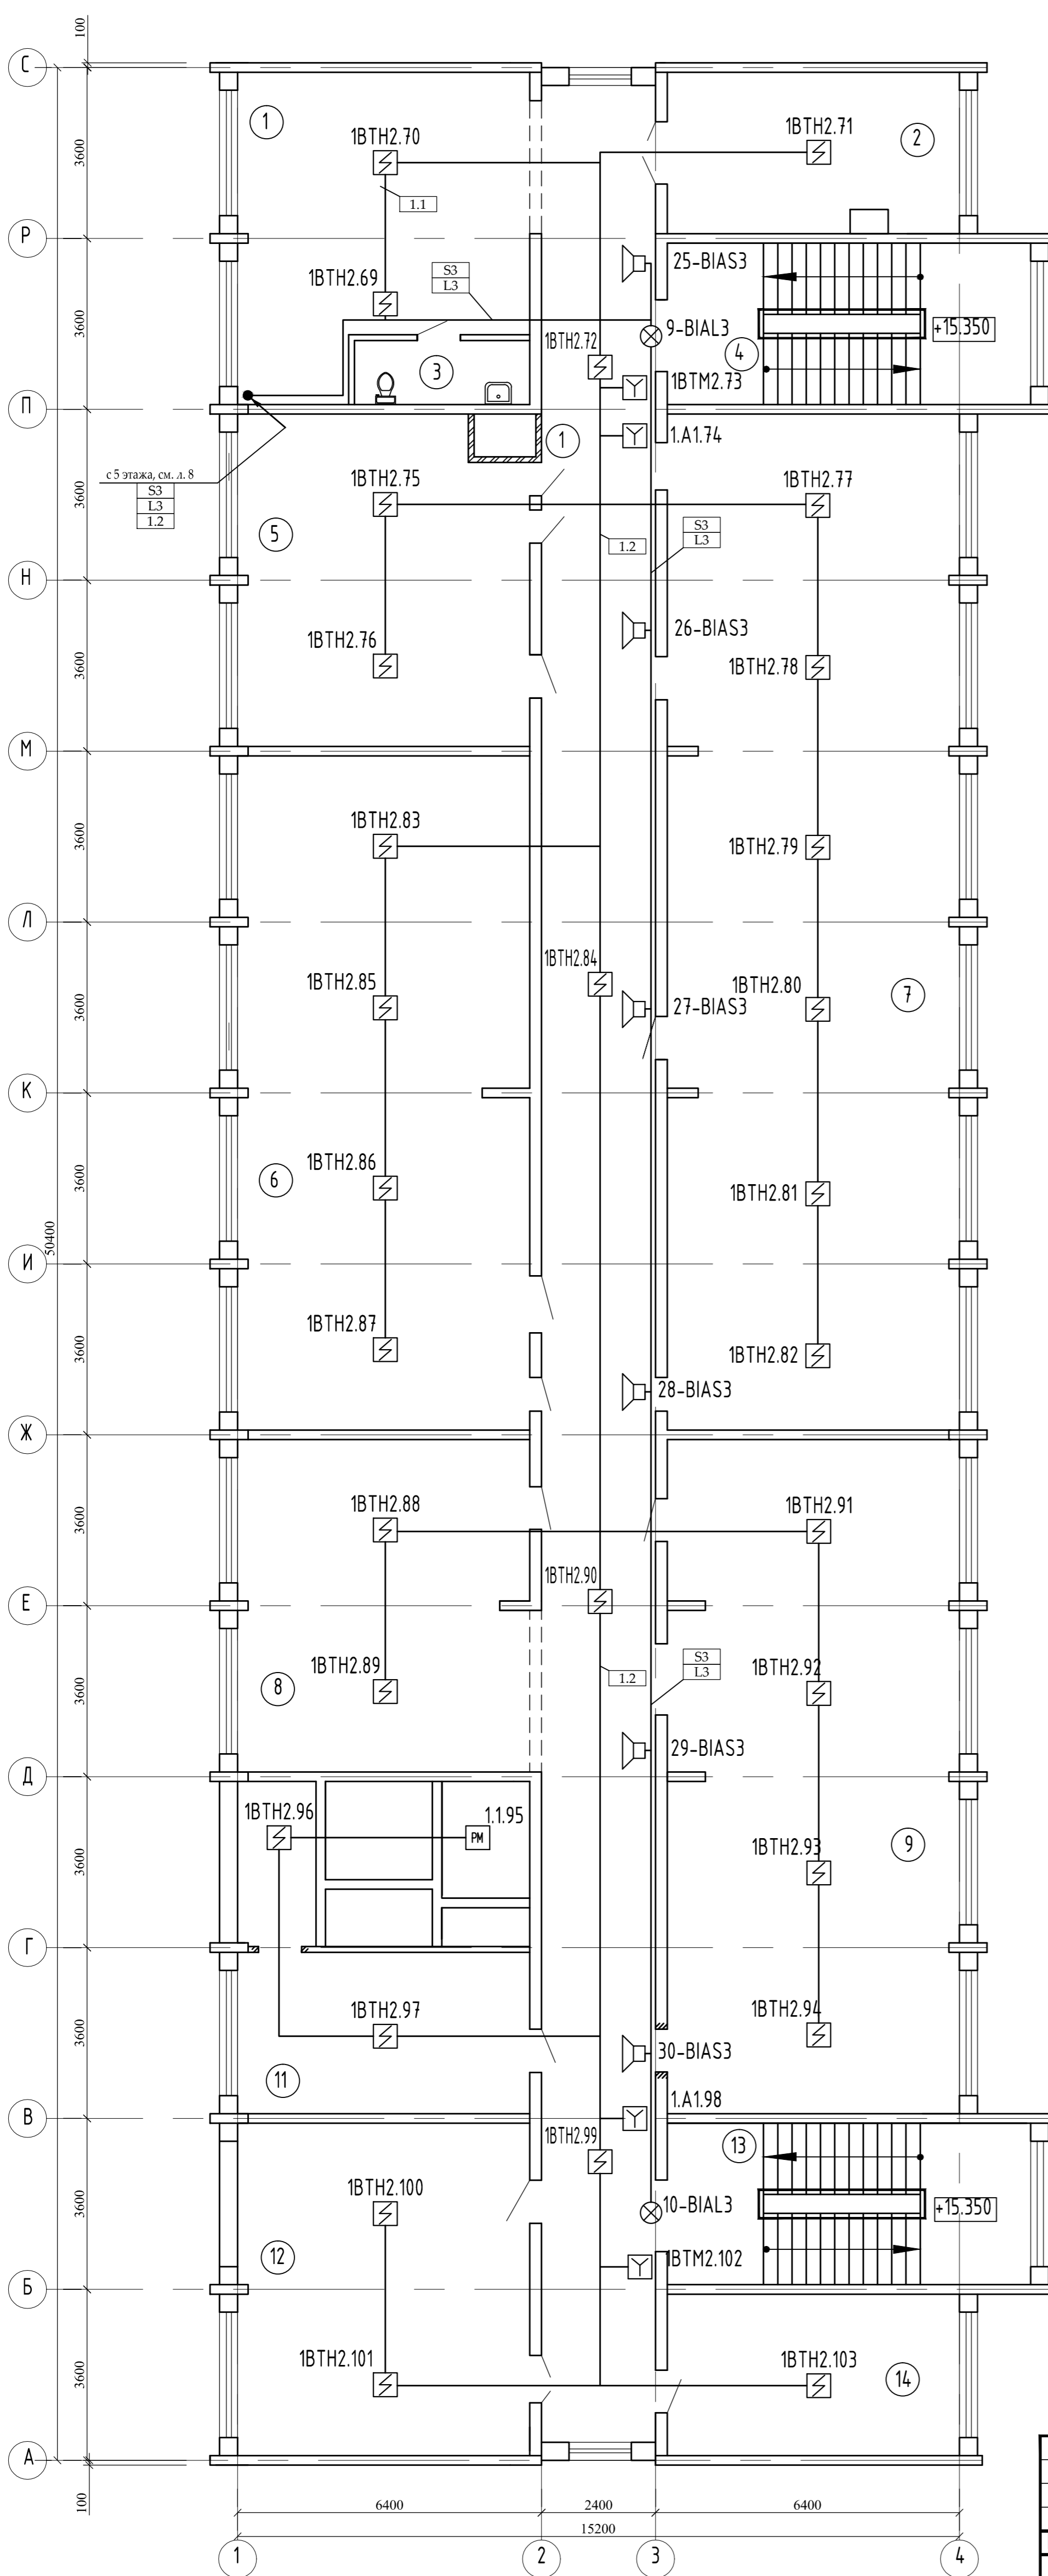

Изм.	Колуч.	Лист	№ док.	Подп.	Дата				
						Производственно-складское здание	Стадия	Лист	Листов
						Система пожарной сигнализации и система оповещения. 6 этаж. План расположения оборудования.	Р	9	

ИНВ. № подл. Подпись и дата. Взам. инв. №